


dz. nr 697 dz. nr 693/2

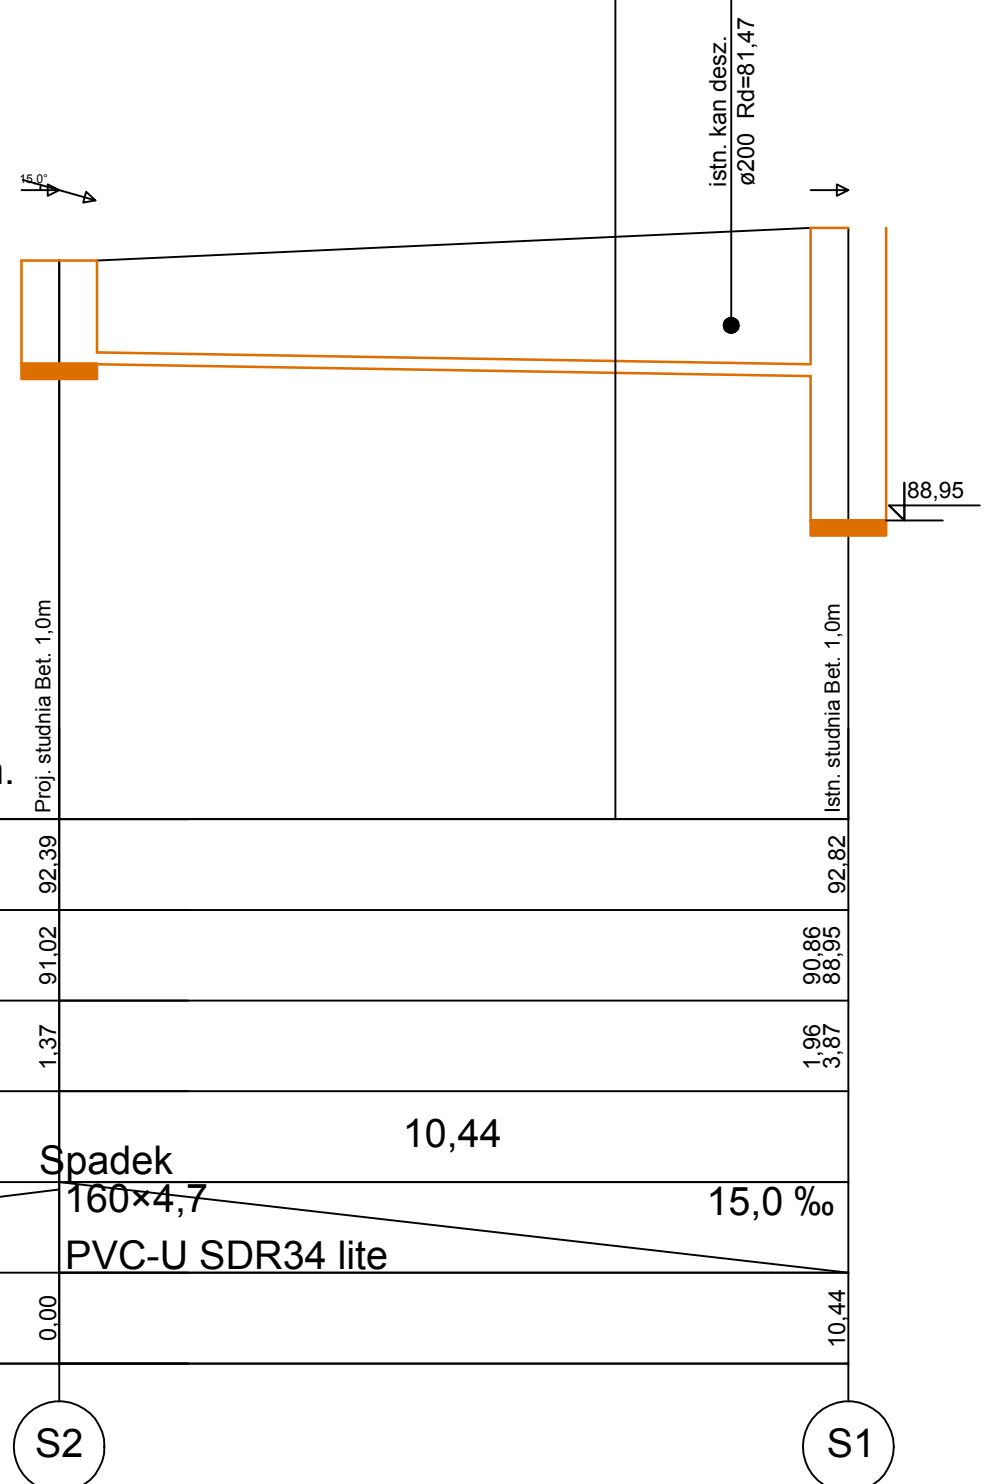

PRZYŁĄCZE KANALIZACJI SANITARNEJ

Jednostka projektowa:



MENUO Julia Stryjska-Banaszak
 Jelonek ul. Sosnowa 6, 62-002 Suchy Las
 NIP: 777-277-47-22, REGON: 301976366
 tel. 607 287 897 www.menuo.pl

Obiekt:

Biblioteka gminna z częścią handlowo-usługową
 Rokietnica ul. Sportowa
 działki nr ewid. 697, 698, 693/2 (część), 44/3 (część), 696 (część)
 obręb 0010 Rokietnica

Inwestor:

ROKIETNICKI OŚRODEK SPORTU Sp. z o.o.
 ul. Szamotulska 29
 62-090 ROKIETNICA

Faza projektu:

PROJEKT BUDOWLANY

Branża:

INSTALACJE SANITARNE

Treść rysunku:

**PRZYŁĄCZE KANALIZACJI SANITARNEJ
 PROFIL PRZYŁĄCZA KAN. SANIT.**

Główny Projektant:

mgr inż. Marcin Matuszak
 nr upr. WKP/0164/PWOS/13

Zespół projektowy:

Sprawdził:

Data: 12.2016

Skala: 1:100

Nr rys.:

RYS.02

Poziom porównawczy 75,00 m n.p.m.

Rzędna terenu projektowanego	92,39	92,82
Rzędna dna kanału	91,02	90,86 88,95
Zagłębienie dna kanału [m]	1,37	1,96 3,87
Odległości [m]	10,44	
Średnice, materiał	160×4,7 PVC-U SDR34 lite	
Długość trasy [m]	0,00	10,44

S2

S1

UWAGA: Przed montażem rurociągu wykonać próbne wykopy w celu ustalenia rzeczywistych rzędnych istniejącego uzbrojenia. W razie rozbieżności należy skontaktować się z autorem opracowania.